




**PLANTA BAIXA PAV. TÉRREO**  
ESCALA:1/100

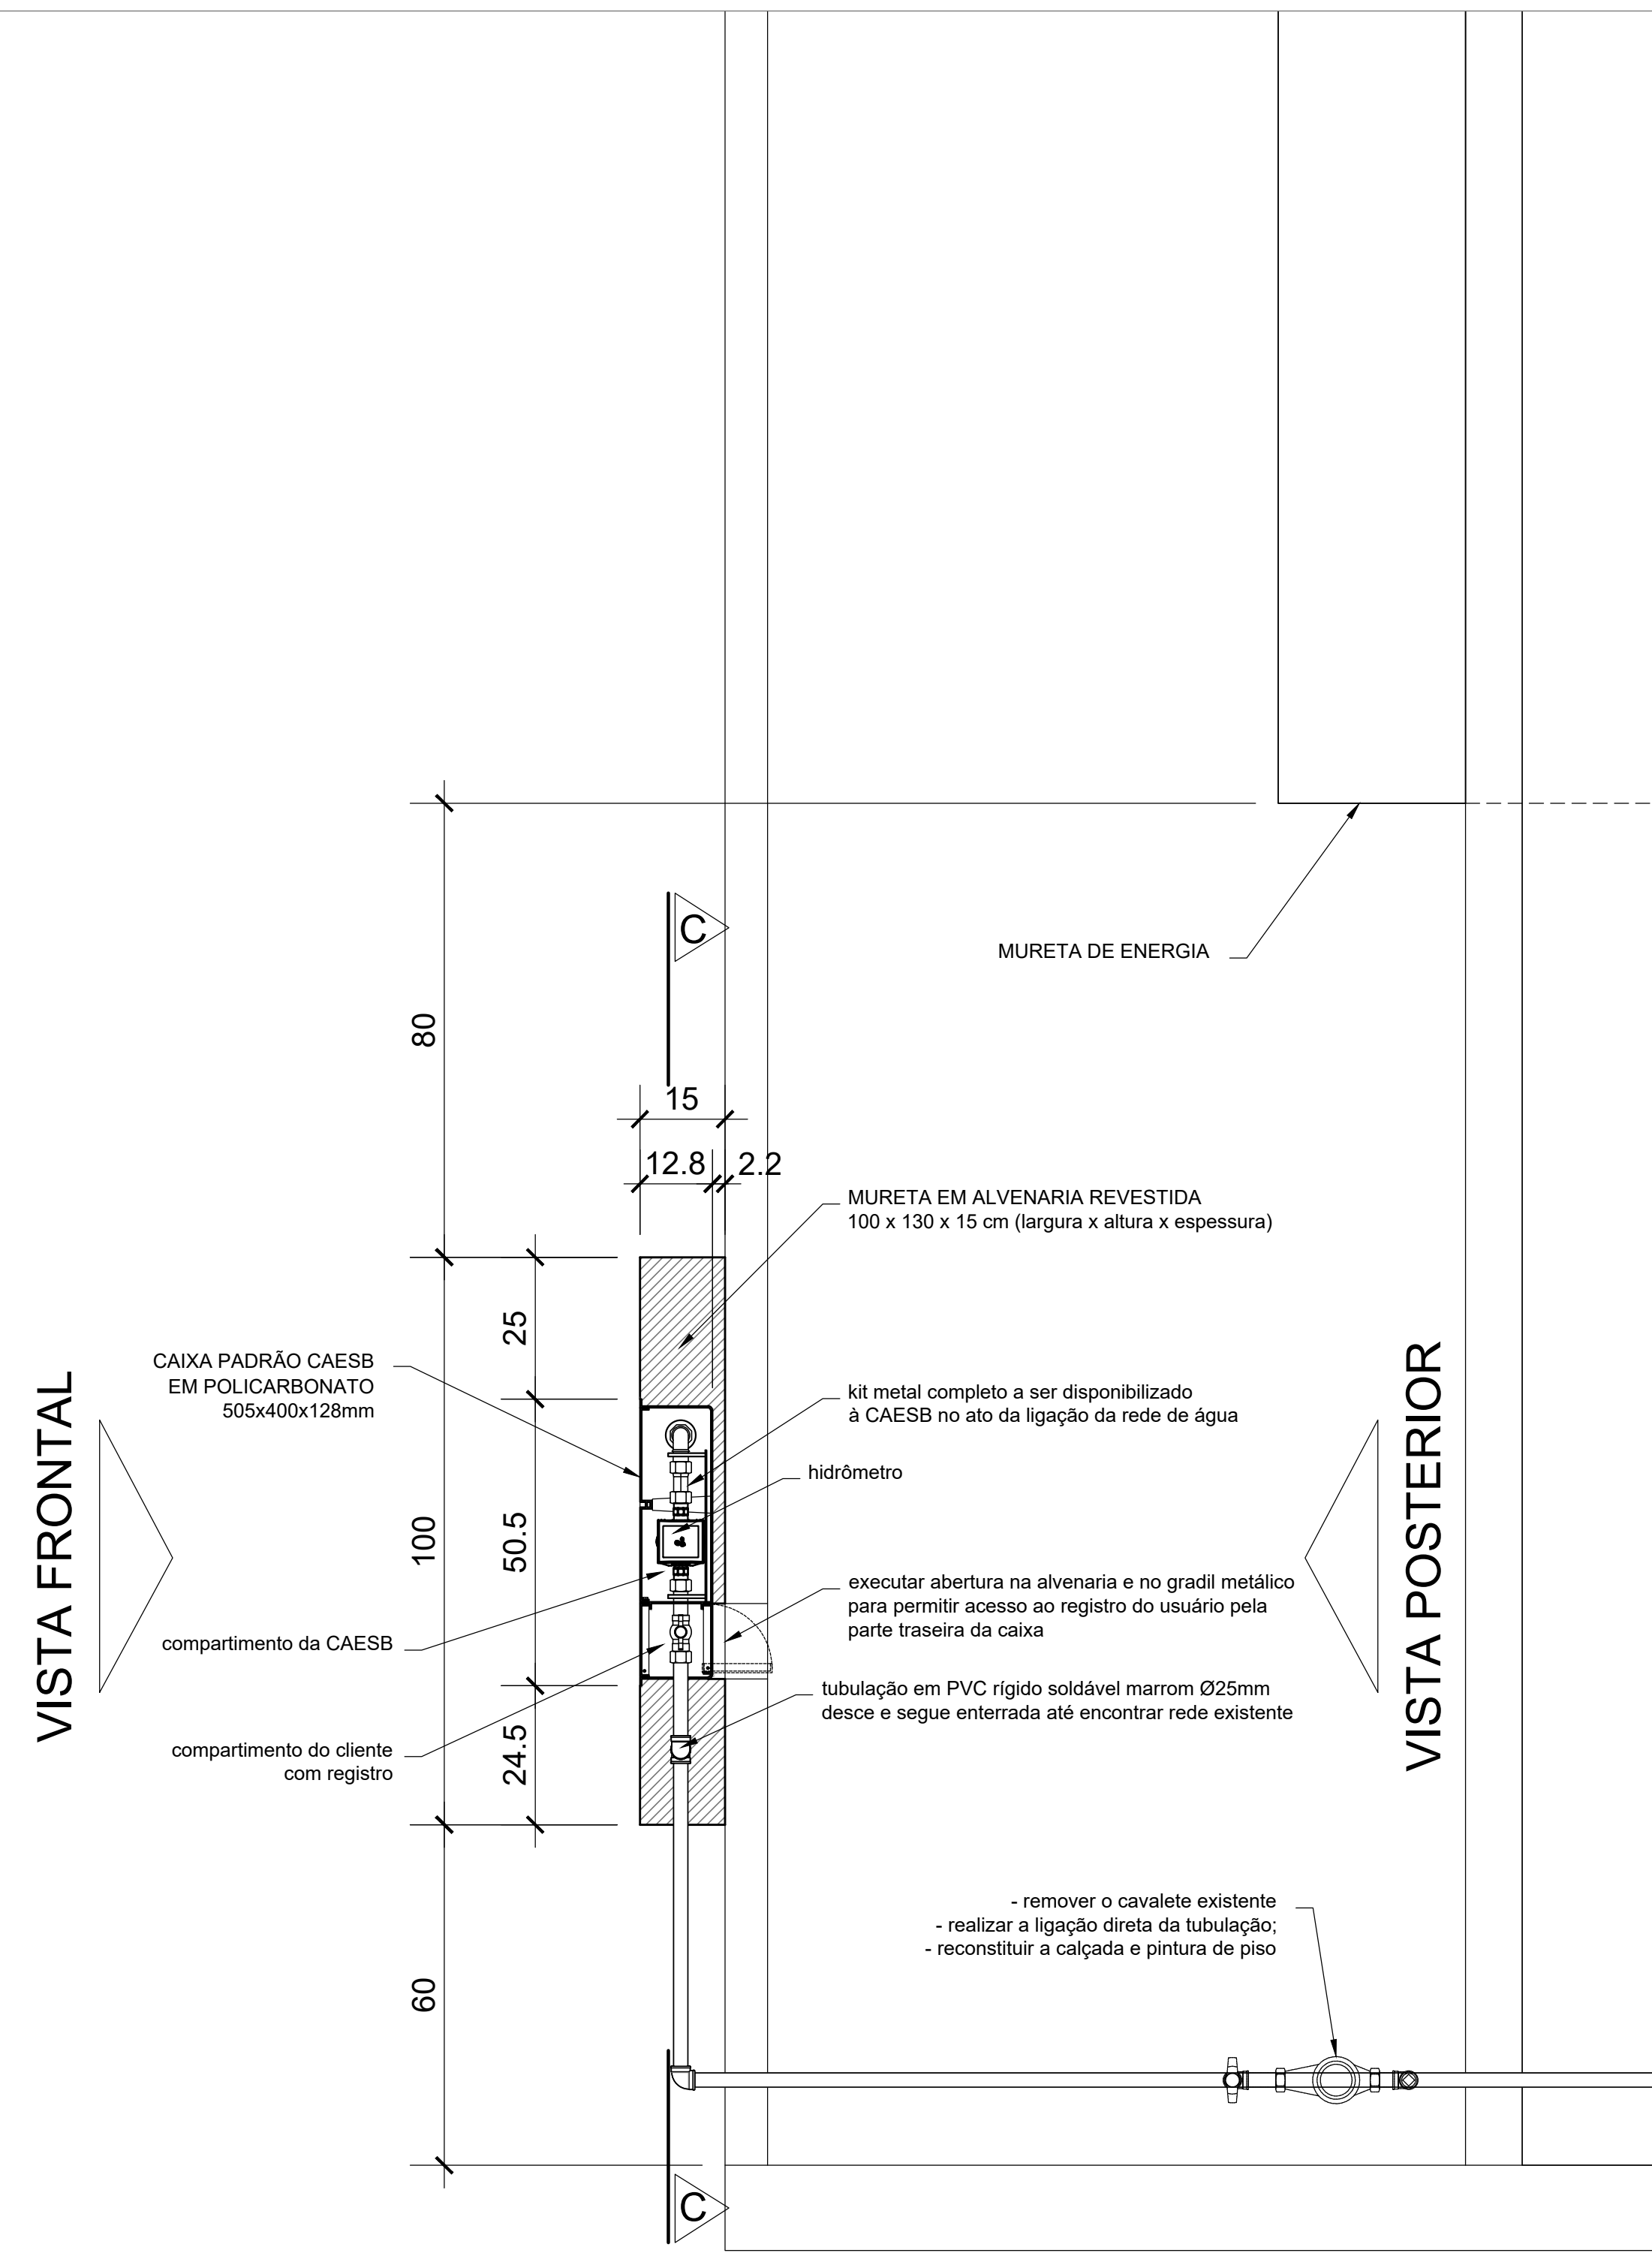


**DETALHE DA INSTALAÇÃO DE HIDRÔMETRO PADRÃO CAESB EM ABRIGO (MURETA)**  
ESCALA:1/10

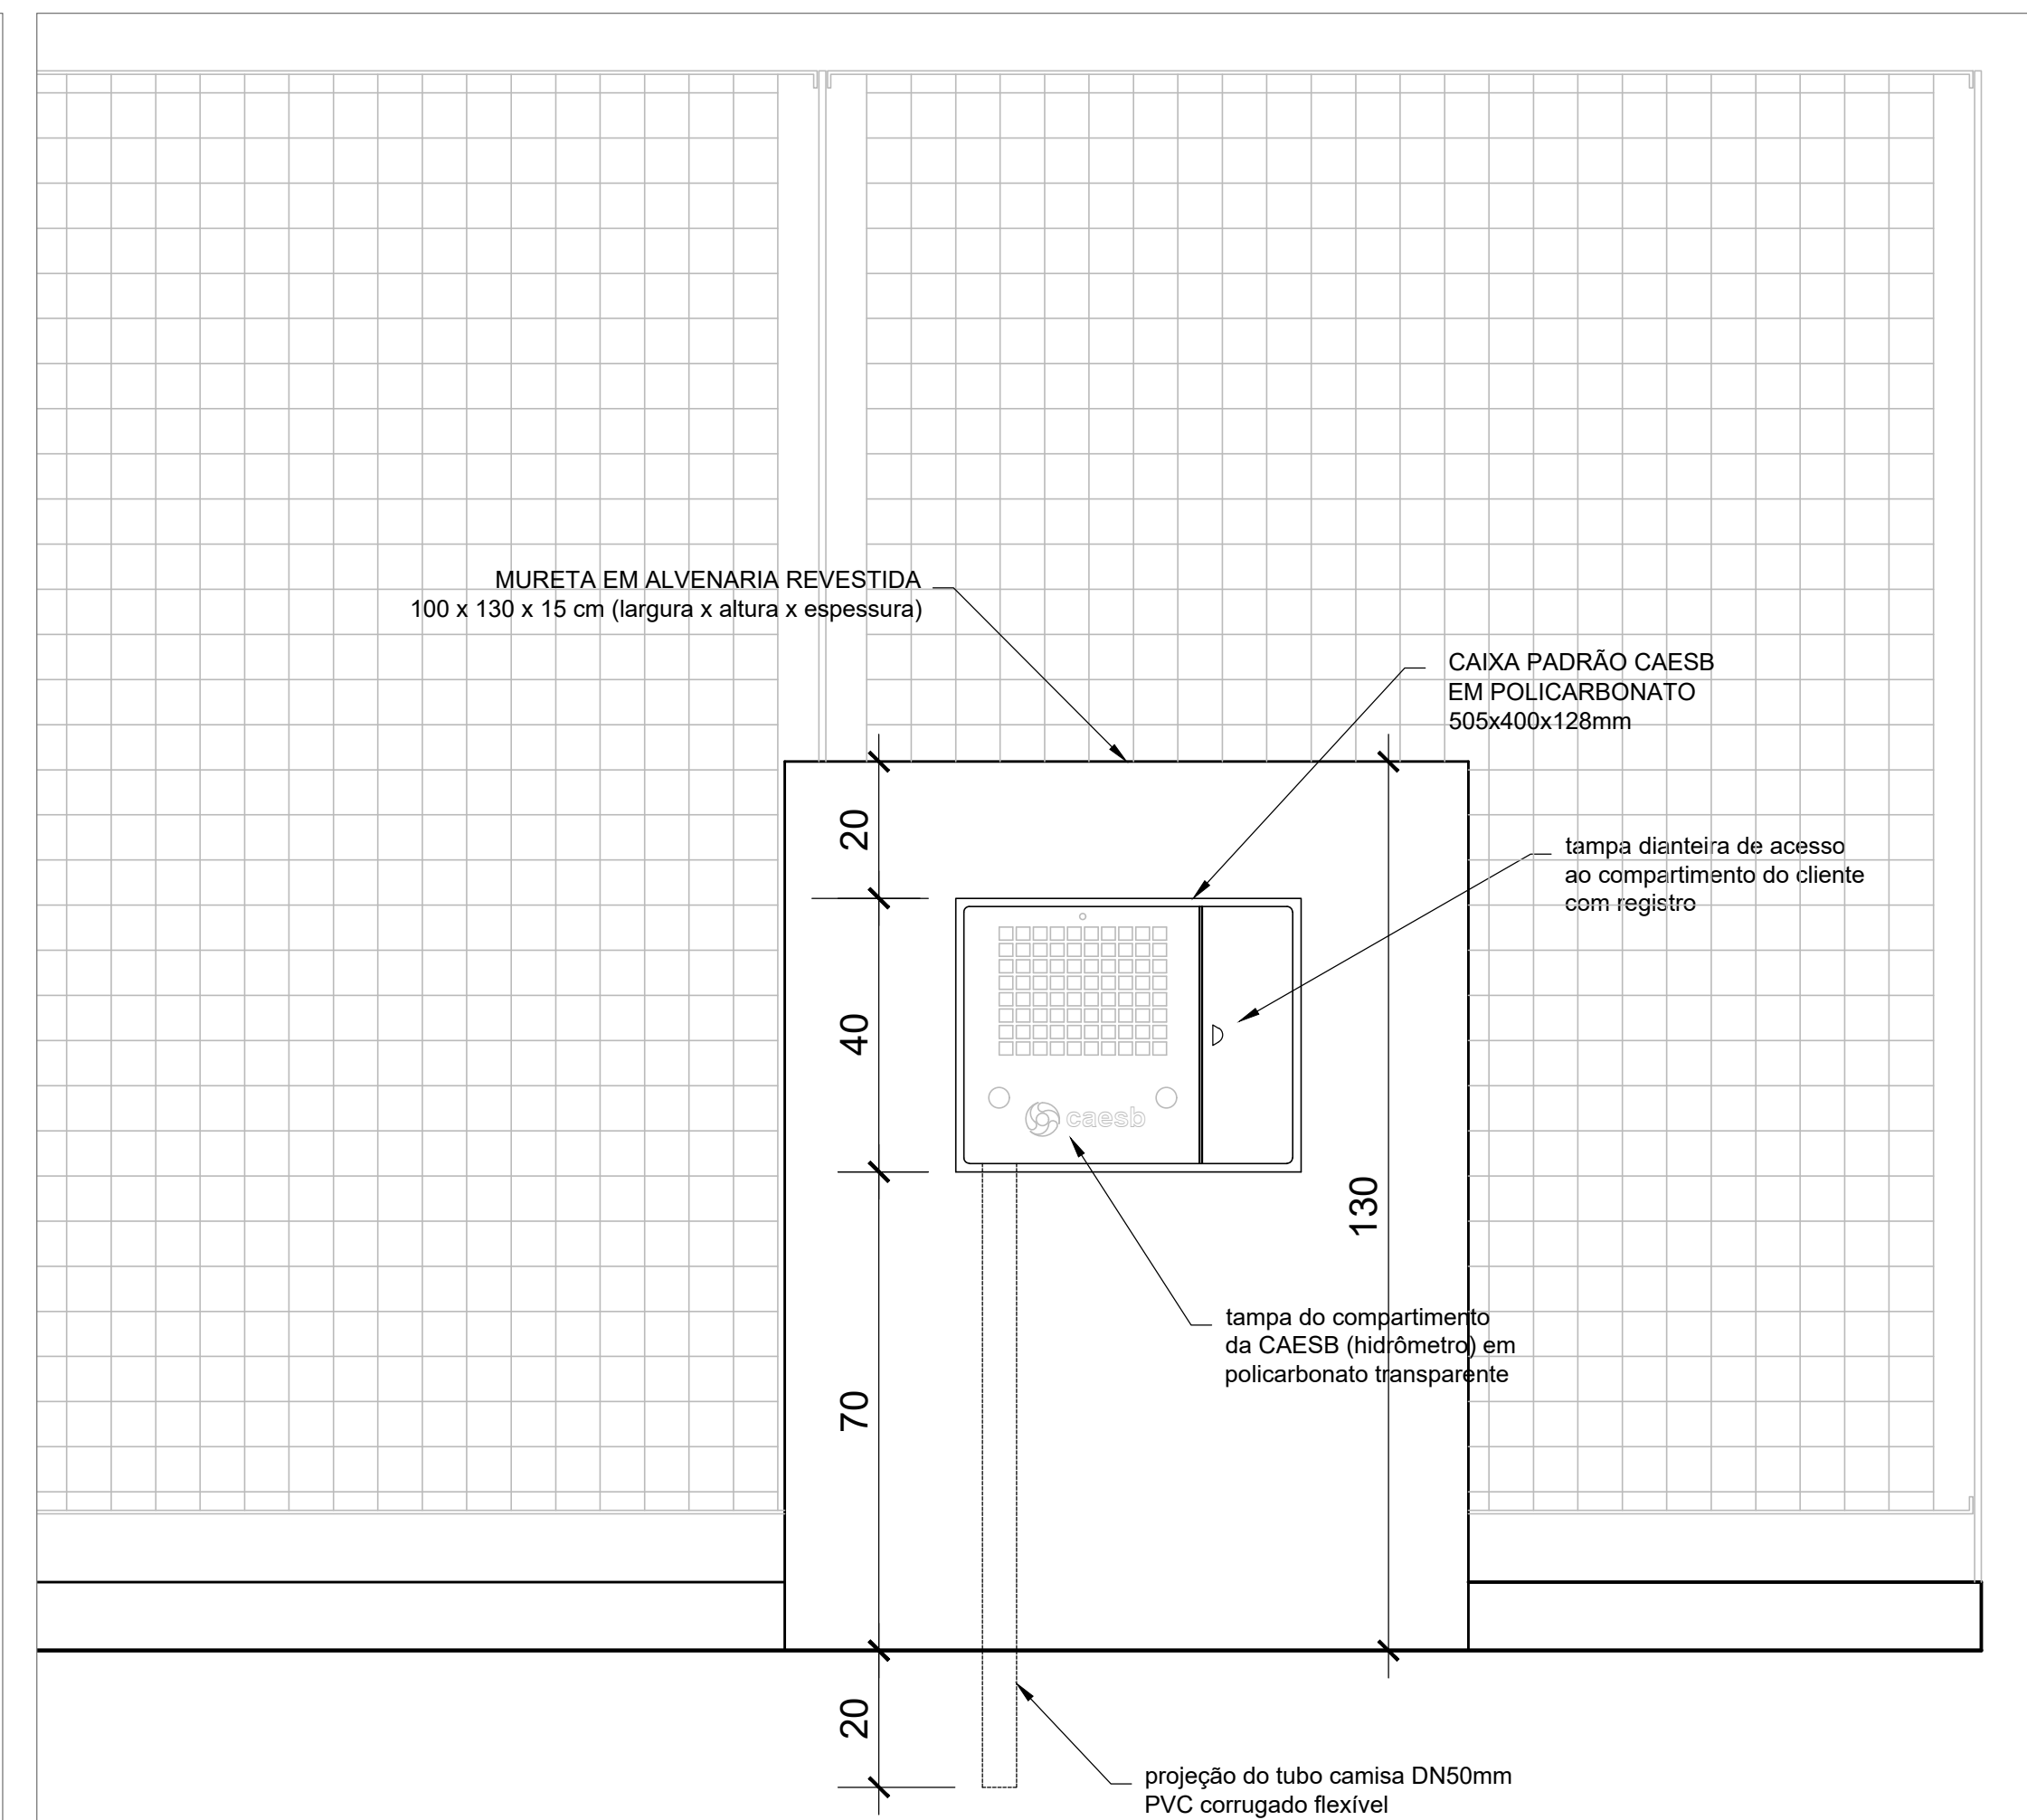


**VISTA FRONTAL**  
ESCALA:1/10

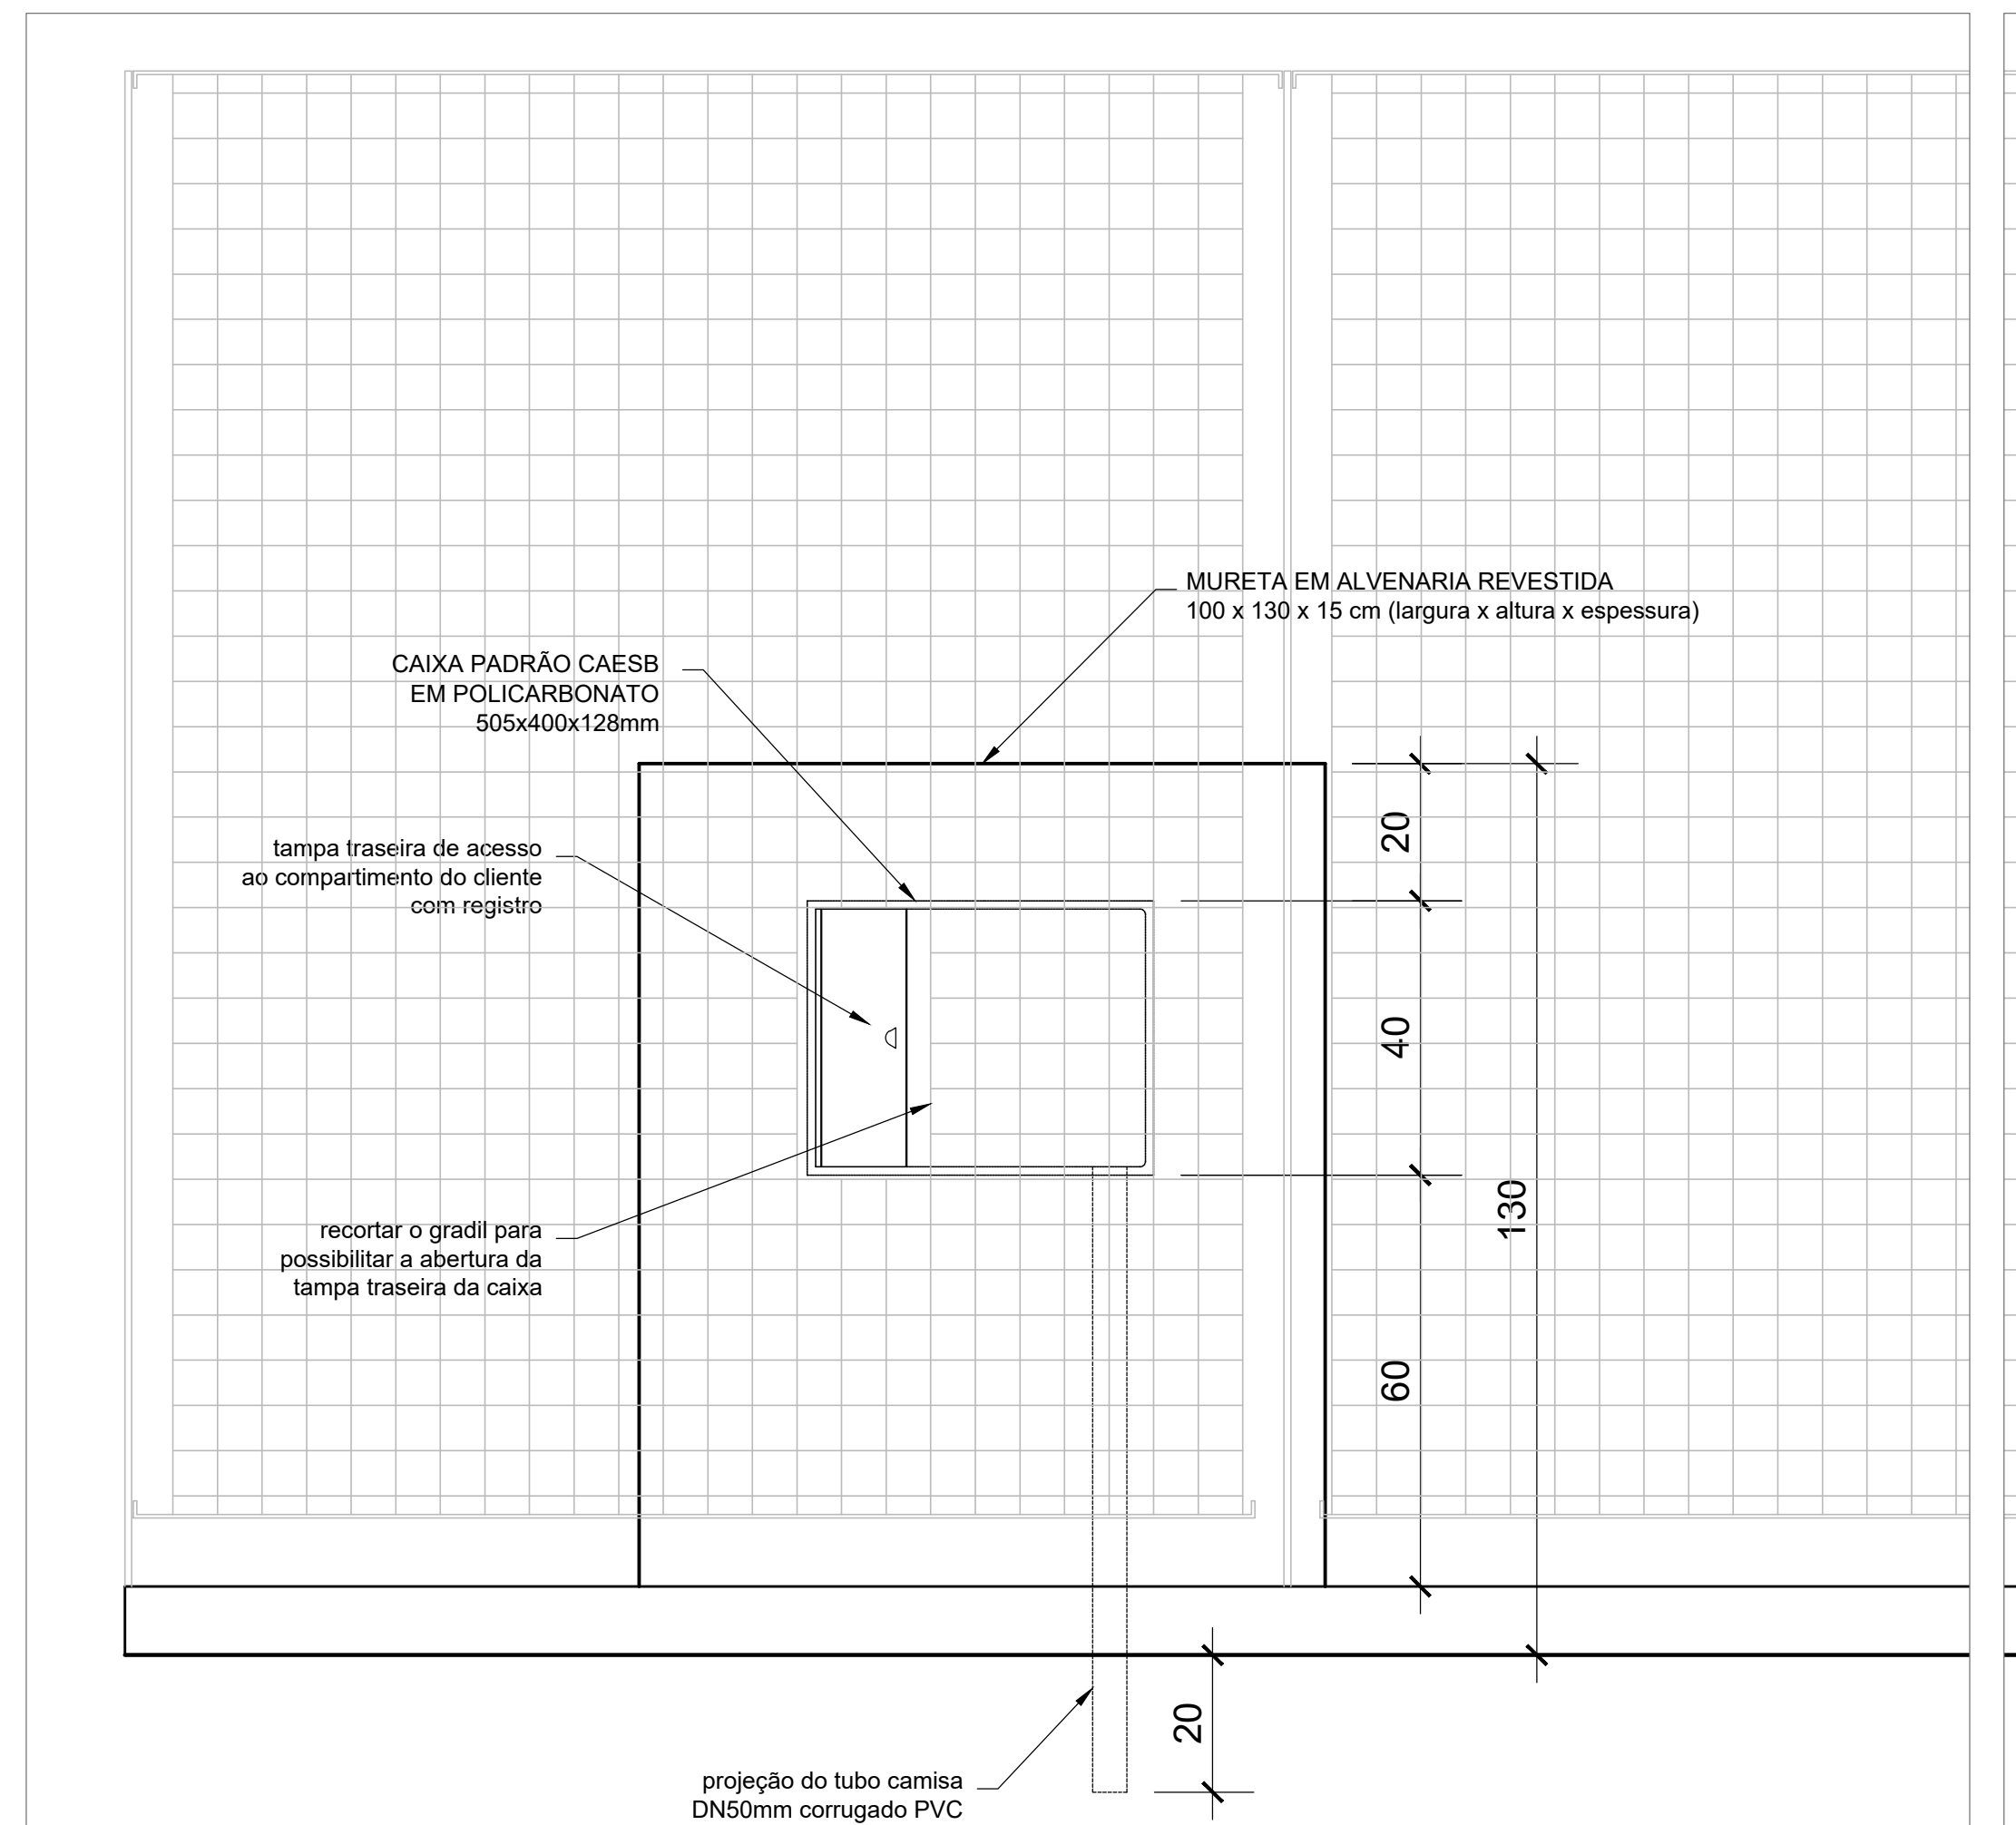


**VISTA POSTERIOR**  
ESCALA:1/10

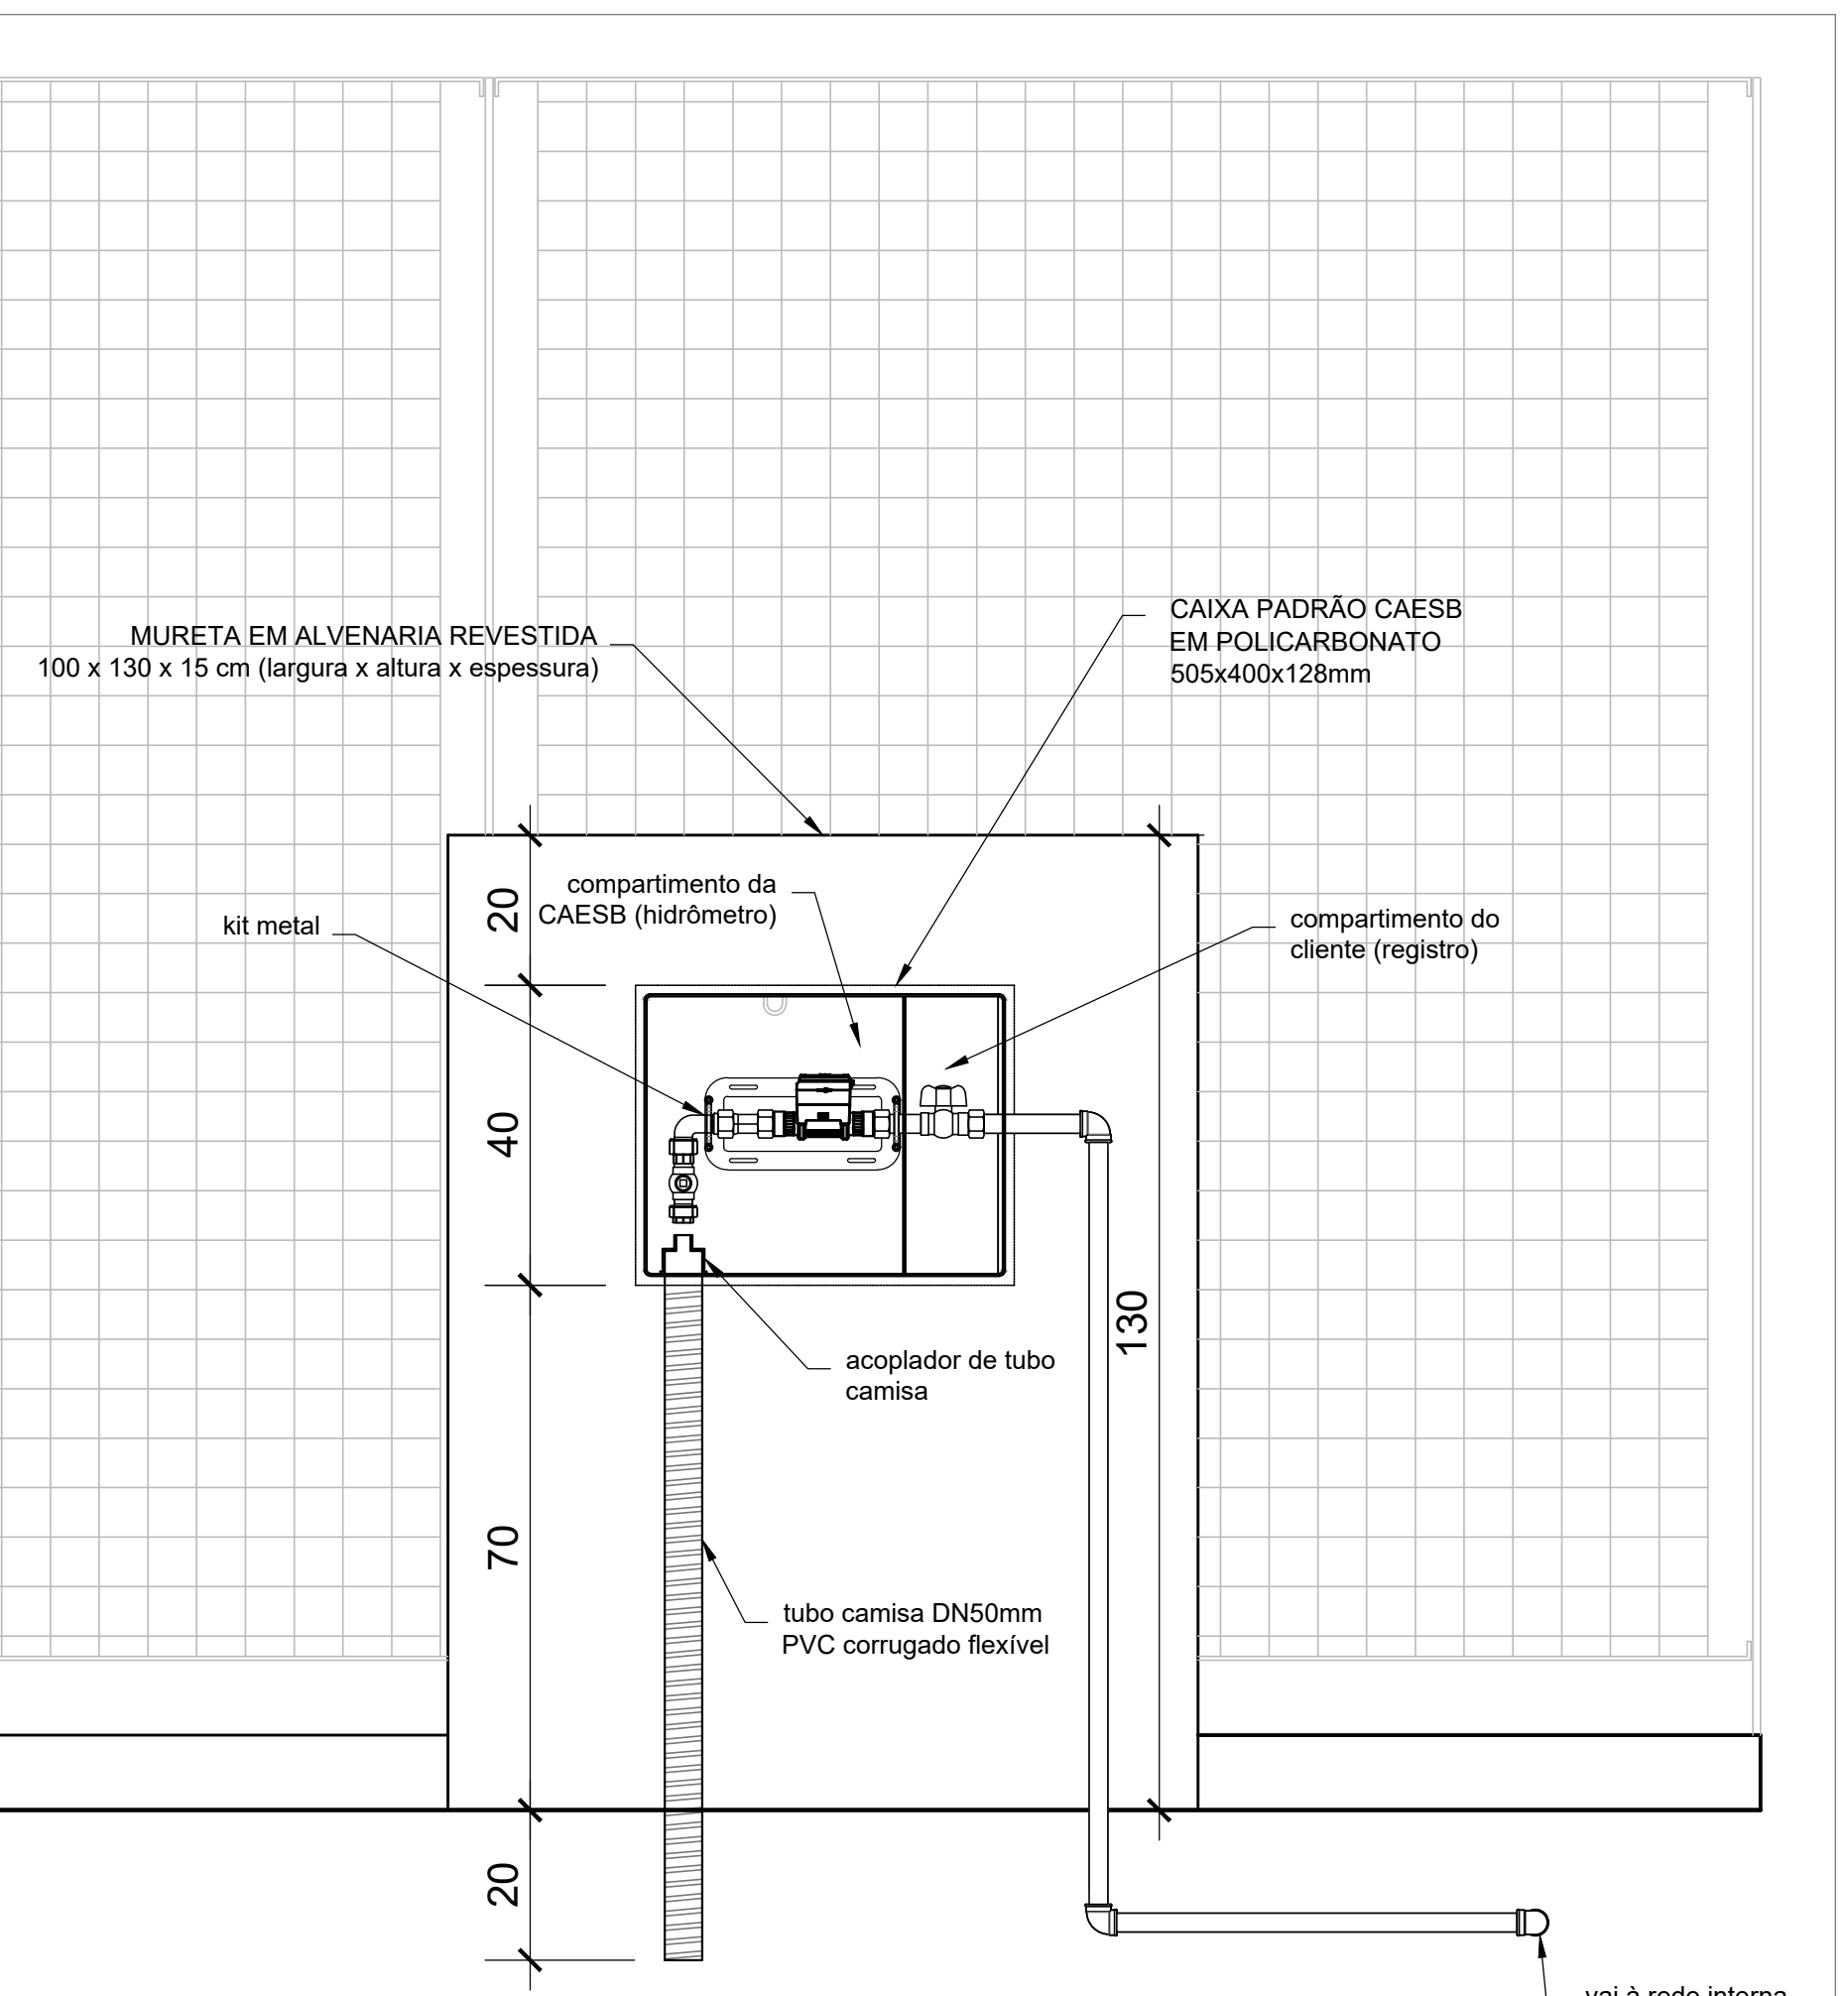

**CORTE CC**  
ESCALA:1/10

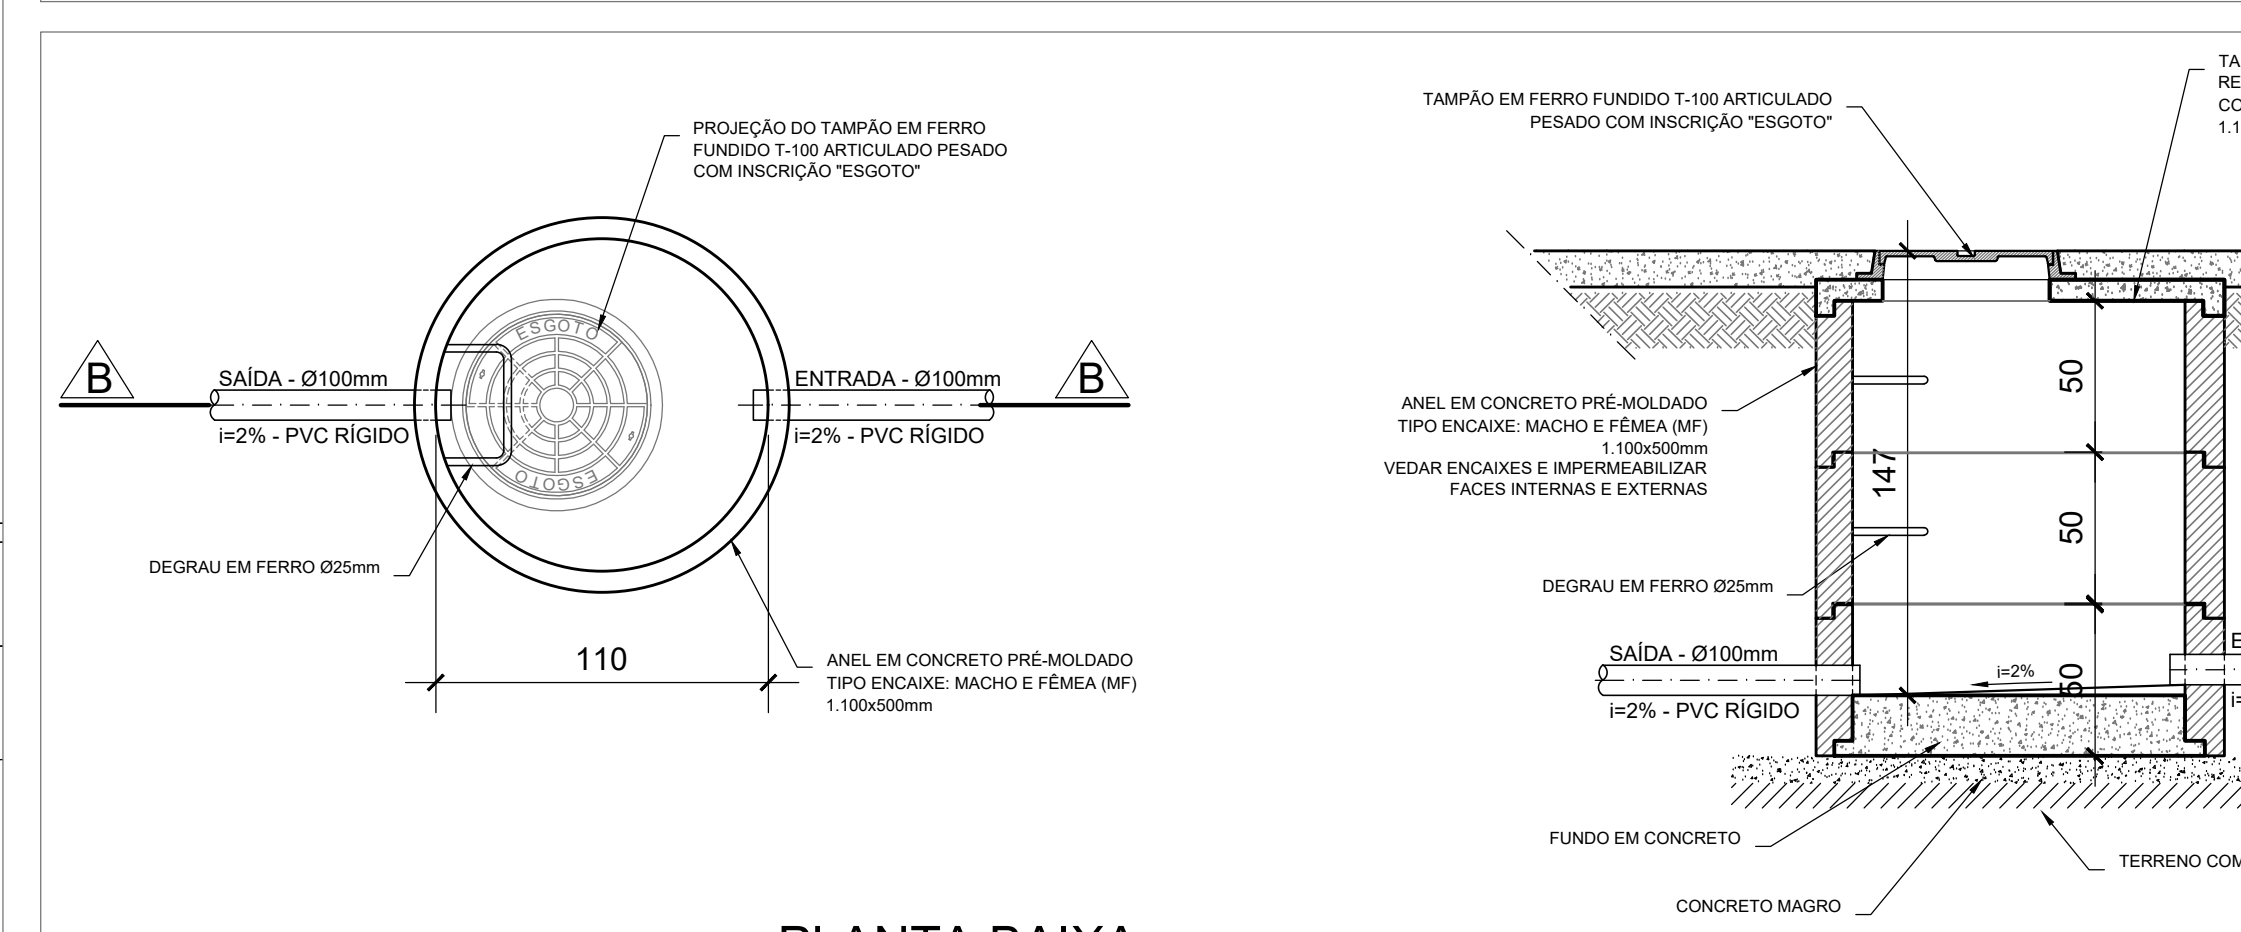

**DETALHE DE CAIXA DE INSPEÇÃO P/ ESGOTO SANITÁRIO PROFUNDIDADE = 147cm**  
ESCALA:1/25

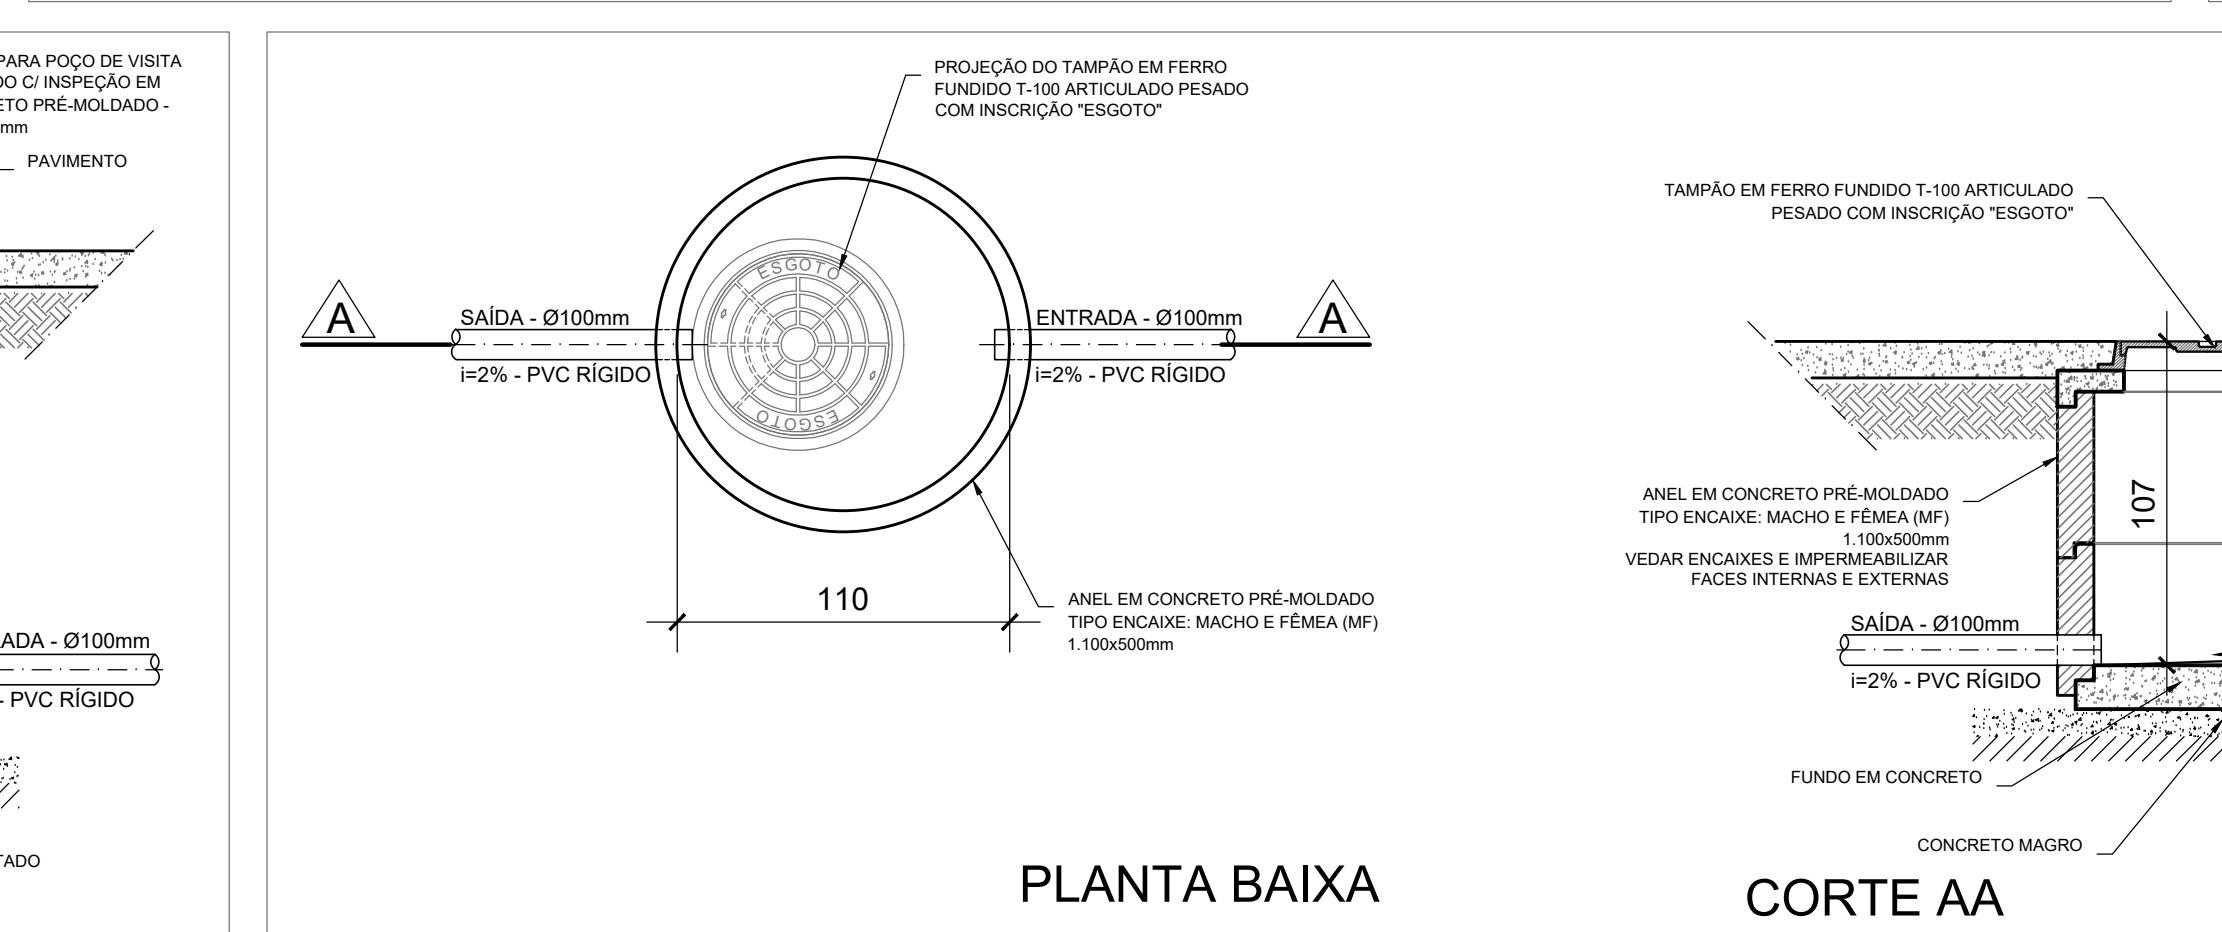

**DETALHE DE CAIXA DE INSPEÇÃO P/ ESGOTO SANITÁRIO PROFUNDIDADE = 107cm**  
ESCALA:1/25

REVISÕES		
Nº	DESCRIÇÃO	DATA
01	EMISSÃO INICIAL	19/11/2022

MINISTÉRIO PÚBLICO DO DISTRITO FEDERAL E TERRITÓRIOS  
SECRETARIA DE PROJETOS E OBRAS  
SETOR DE GARAGENS NORTE, QUADRA 1, LOTES 10/20/30, BRASÍLIA - DF

Galpão e estacionamento dos veículos oficiais do MP/DF  
**PROJETO HIDRÁULICO/SANITÁRIO**  
PLANTA DO PAV. TÉRREO  
DETALHE DOS POÇOS DE VISITA DE ESGOTO A SEREM ACRESCIDOS  
DETALHE DA INSTALAÇÃO DE HIDRÔMETRO EM MURETA

Autores do Projeto: ENGº CIVIL HÉLIO FELICIANO DE ASSIS - CREA 137733-DF  
Responsável Técnico: Engº CIVIL HÉLIO FELICIANO DE ASSIS - CREA 137733-DF

MP/DF  
EAP  
01/01

Assinado por:

HELIO FELICIO DE ASSIS - SUFISC/SPO em 01/02/2022.  
MARCELENA RIBEIRO DE VASCONCELOS - SUFISC/SPO em 01/02/2022.